

**PROJEKT ZAGOSPODAROWANIA TERENU**  
**BUDOWA SIECI ELEKTROENERGETYCZNEJ KABLOWEJ NN OŚWIETLENIA ULICZNEGO**  
**MIELNIK UL. BIAŁA, UL. TARASOWA.**  
**Investor: Gmina Mielnik**

MAPA DO CELÓW PROJEKTOWYCH	
Oznaczenia kancelaryjne zgłoszonej pracy geodezyjnej	L. dz.: 32/2020 ID: GG.6640.183.2020 Mielnik, ul. Tarasowa, Biała działka nr: 6284, 6302
<b>OBIEKT:</b>	
Jednostka ewidencyjna	identyfikator: 201005_2 nazwa: GMINA MIELNIK
Obręb ewidencyjny	identyfikator: 201005_2_0004 nazwa: MIELNIK
<b>SKALA MAPY</b>	
Nazwa układu współrzędnych	prostokątnych płaskich: 2000 strefa 8 wysokościowych: PL-EVRF2007-NH
Oznaczenie granic obszaru który był przedmiotem aktualizacji	-----
Oznaczenie i informacje o służebnościach gruntowych mających wpływ na zagospodarowanie gruntów zlokalizowanych w granicach projektowanej inwestycji	Wykonanie niniejszej mapy nie było poprzedzone ustaleniami dotyczącymi ewentualnych służebności gruntowych obciążających grunty położone w granicach projektowanej inwestycji budowlanej.
Oznaczenie i symbol konturu użytku gruntowego, który nie jest ujawniony w bazie danych ewidencji gruntów i budynków	Nie występują
data opracowania mapy: 2020.03.24	ark. mapy zasad. 8.175.12.05.1.2; 8.175.12.05.1.4
Nie wyklucza się istnienia w terenie innych, nie wykazanych na niniejszej mapie urządzeń podziemnych, które nie były zgłoszone do inwentaryzacji lub o których brak jest informacji w instytucjach branżowych.	
Szkic orientacyjny:	Wykonawca:
	<b>BIURO USŁUG GEODEZYJNO-KARTOGRAFICZNYCH</b> Tadeusz Turowski 17-300 Siemiatycze, ul. Wilosa 3 tel. (085) 655 88 57 NIP 544-100-84-01, REG.050438048
	<b>GEODETA UPRAWNIONY</b> mgr inż. Krzysztof Zakrzewski nr upr. GUGIK 22464

Poświadczam, że niniejszy dokument został opracowany w wyniku pracy geodezyjnej i kartograficznej, których rezultaty zawiera operat techniczny wpisany do ewidencji materiałów zasobu geodezyjnego i kartograficznego

STAROSTA SIEMIATYCKI  
P. 2020.2020.183

2020-04-09

**Z up. STAROSTY**  
mgr inż. Roman Łopaciuk

Naczelnik Wydziału Geodezji i Inżynierii  
**GEODETA POWIATOWY**  
mgr inż. Roman Łopaciuk


Niniejsza dokumentacja była przedmiotem narady koordynacyjnej, która odbyła się dnia 2021-01-28 w Powiatowym Ośrodku Dokumentacji Geodezyjnej i Kartograficznej w Siemiatyczach przy ul. Legionów Piłsudskiego 3.

Uczestnicy podpisali protokół nr GG.6630.6.2021

Przewodniczący narady koordynacyjnej  
**Z up. STAROSTY**  
Naczelnik Wydziału Geodezji i Inżynierii  
**GEODETA POWIATOWY**  
mgr inż. Roman Łopaciuk

ZGODNIE Z DECYZJĄ PWKZ  
z dnia 31-03-2021  
l.dz. 6.5152.99.2021.MY

p.o. KIEROWNIKA WYDZIAŁU  
Inspekcji Zabytków  
Karol Straczyński

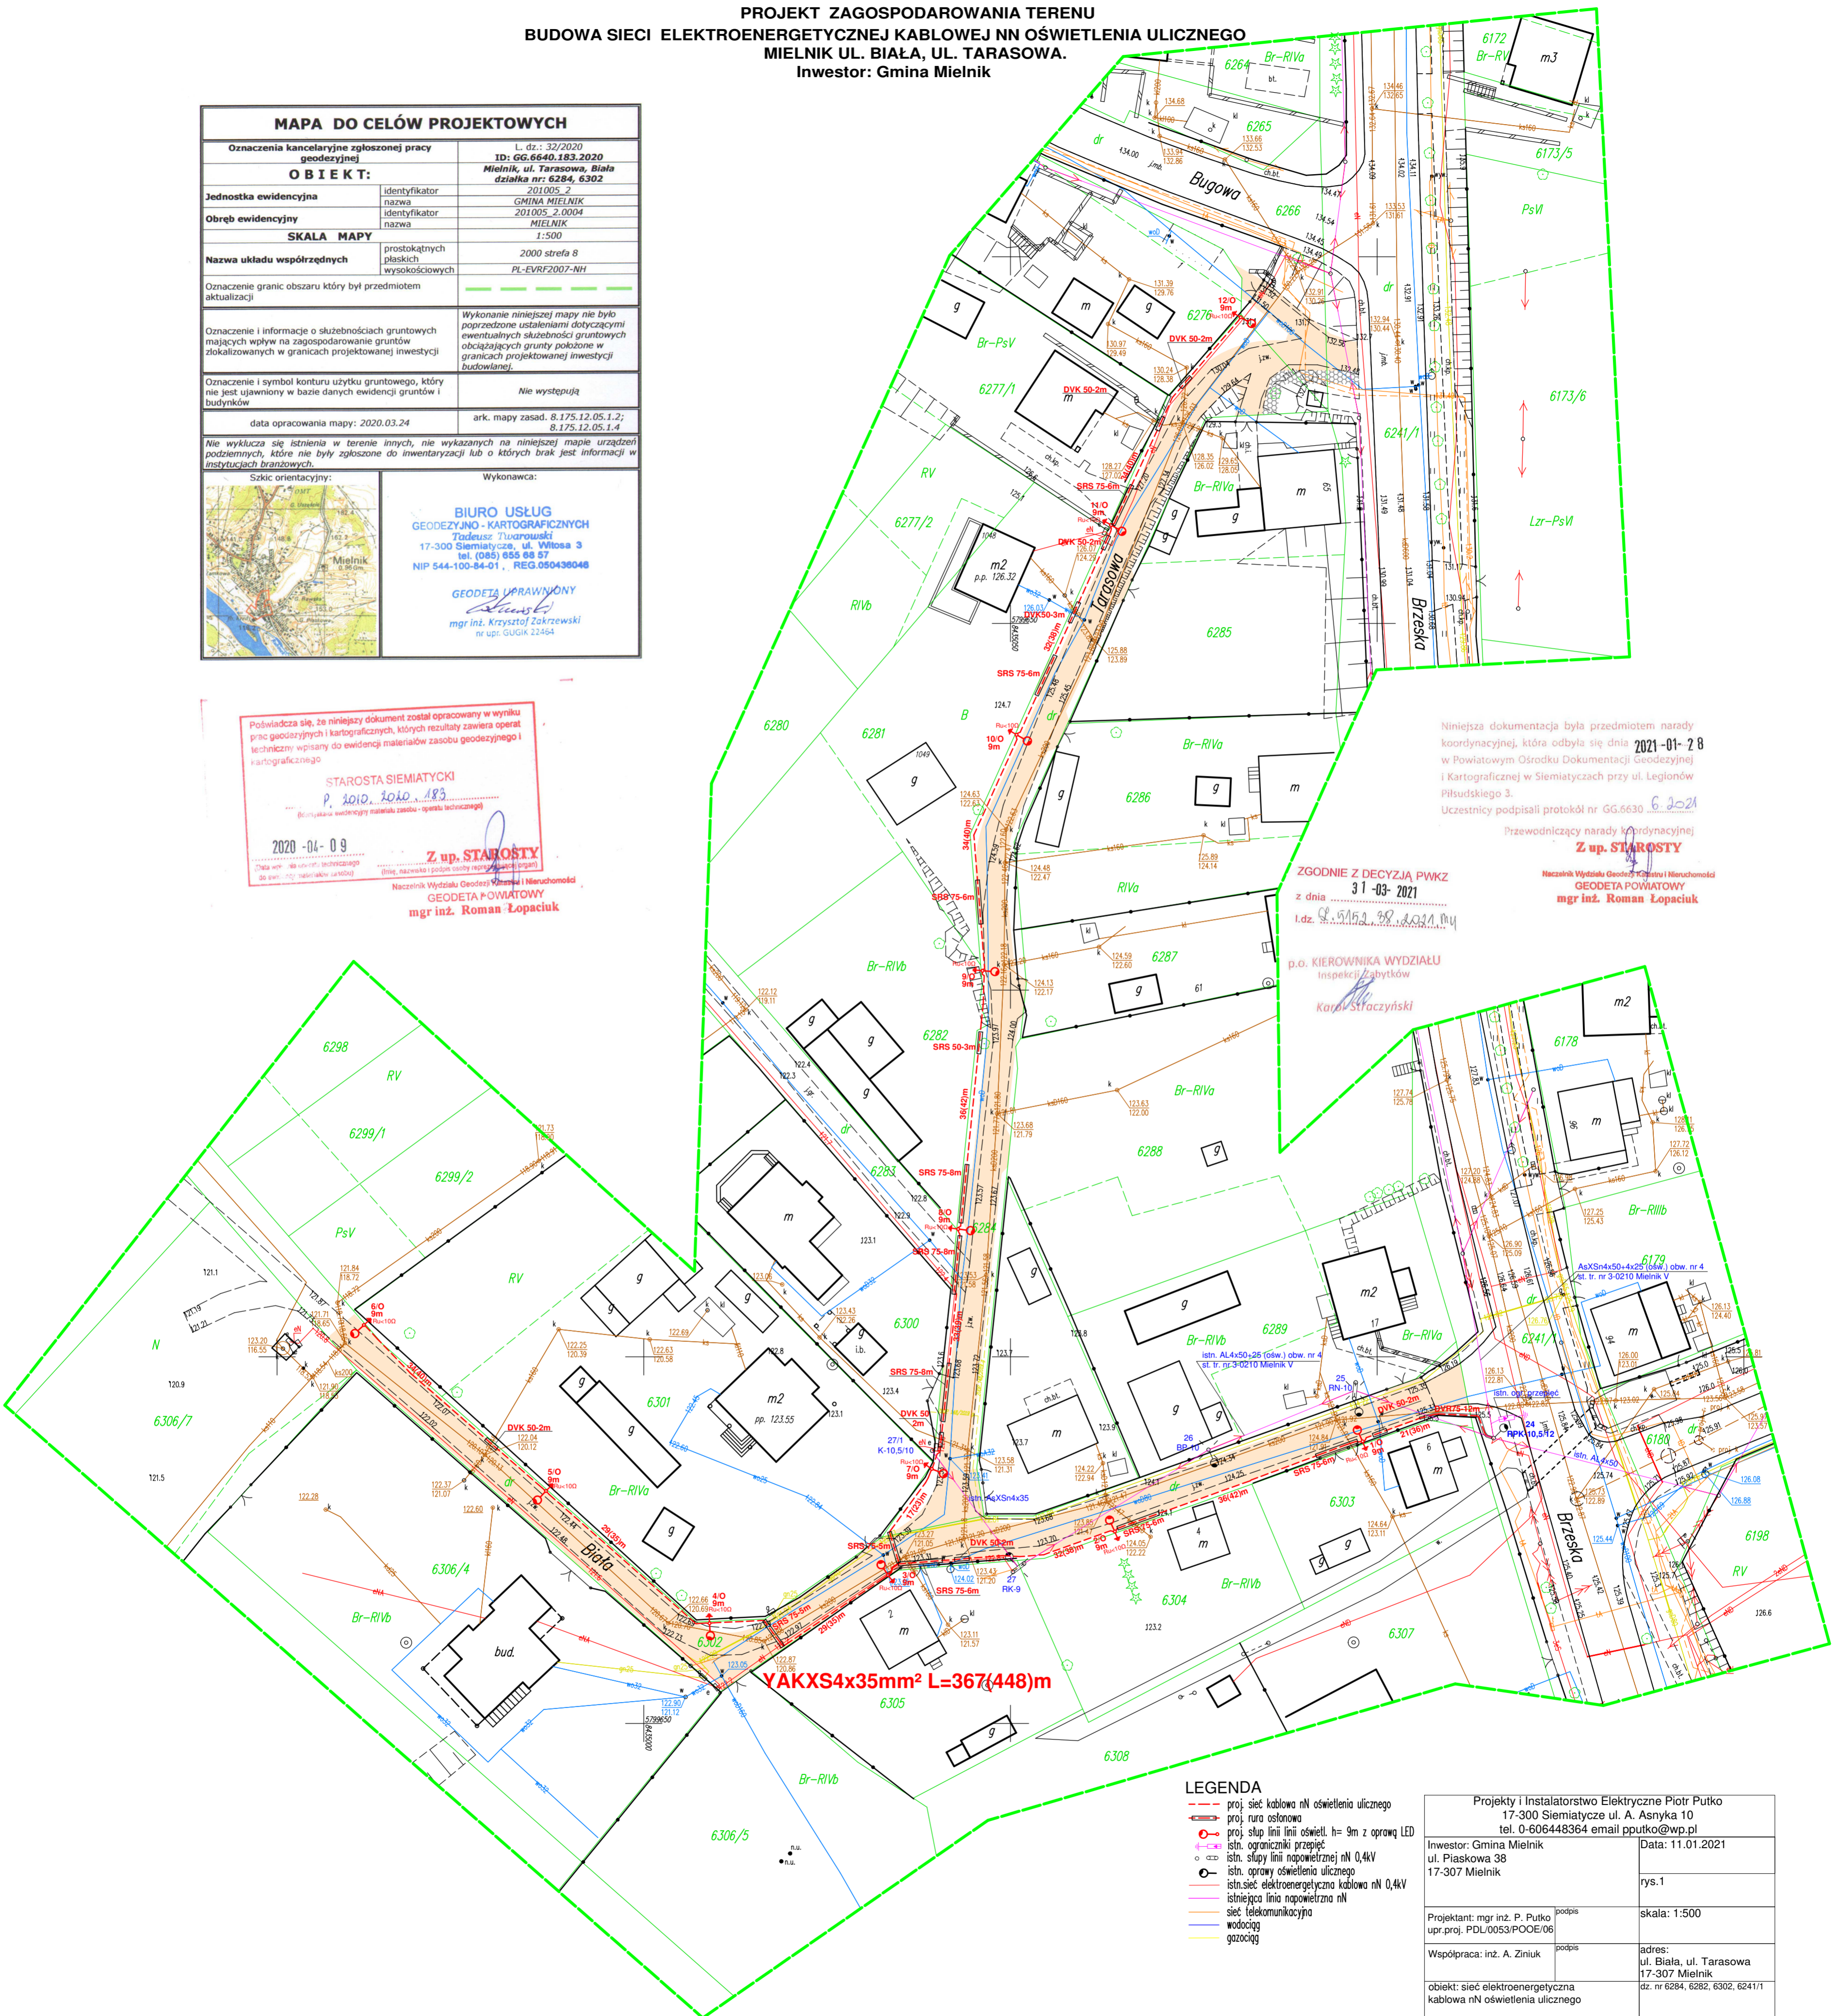

- LEGENDA**
- proj. sieć kablowa nN oświetlenia ulicznego
  - proj. rura osłonowa
  - proj. słup linii linii oświetl. h= 9m z oprawą LED
  - istn. ograniczniki przepięć
  - istn. słupy linii napowietrznej nN 0,4kV
  - istn. oprawy oświetlenia ulicznego
  - istn. sieć elektroenergetyczna kablowa nN 0,4kV
  - istniejąca linia napowietrzna nN
  - sieć telekomunikacyjna
  - wodociąg
  - gazociąg

Projektant: mgr inż. P. Putko upr. proj. PDL0053/POOE/06		Projekt i Instalatorstwo Elektryczne Piotr Putko 17-300 Siemiatycze ul. A. Asnyka 10 tel. 0-606448364 email pputko@wp.pl	
Investor: Gmina Mielnik ul. Piaskowa 38 17-307 Mielnik		Data: 11.01.2021	
Współpraca: inż. A. Ziniuk		rys.1	
skala: 1:500		adres: ul. Biała, ul. Tarasowa 17-307 Mielnik	
obiekt: sieć elektroenergetyczna kablowa nN oświetlenia ulicznego		dz. nr 6284, 6282, 6302, 6241/1	